


0/00



AMPLIACION TRIBUNAL SUPERIOR ELECTORAL/ INSTITUTO NACIONAL DE RECURSOS HIDRAULICOS

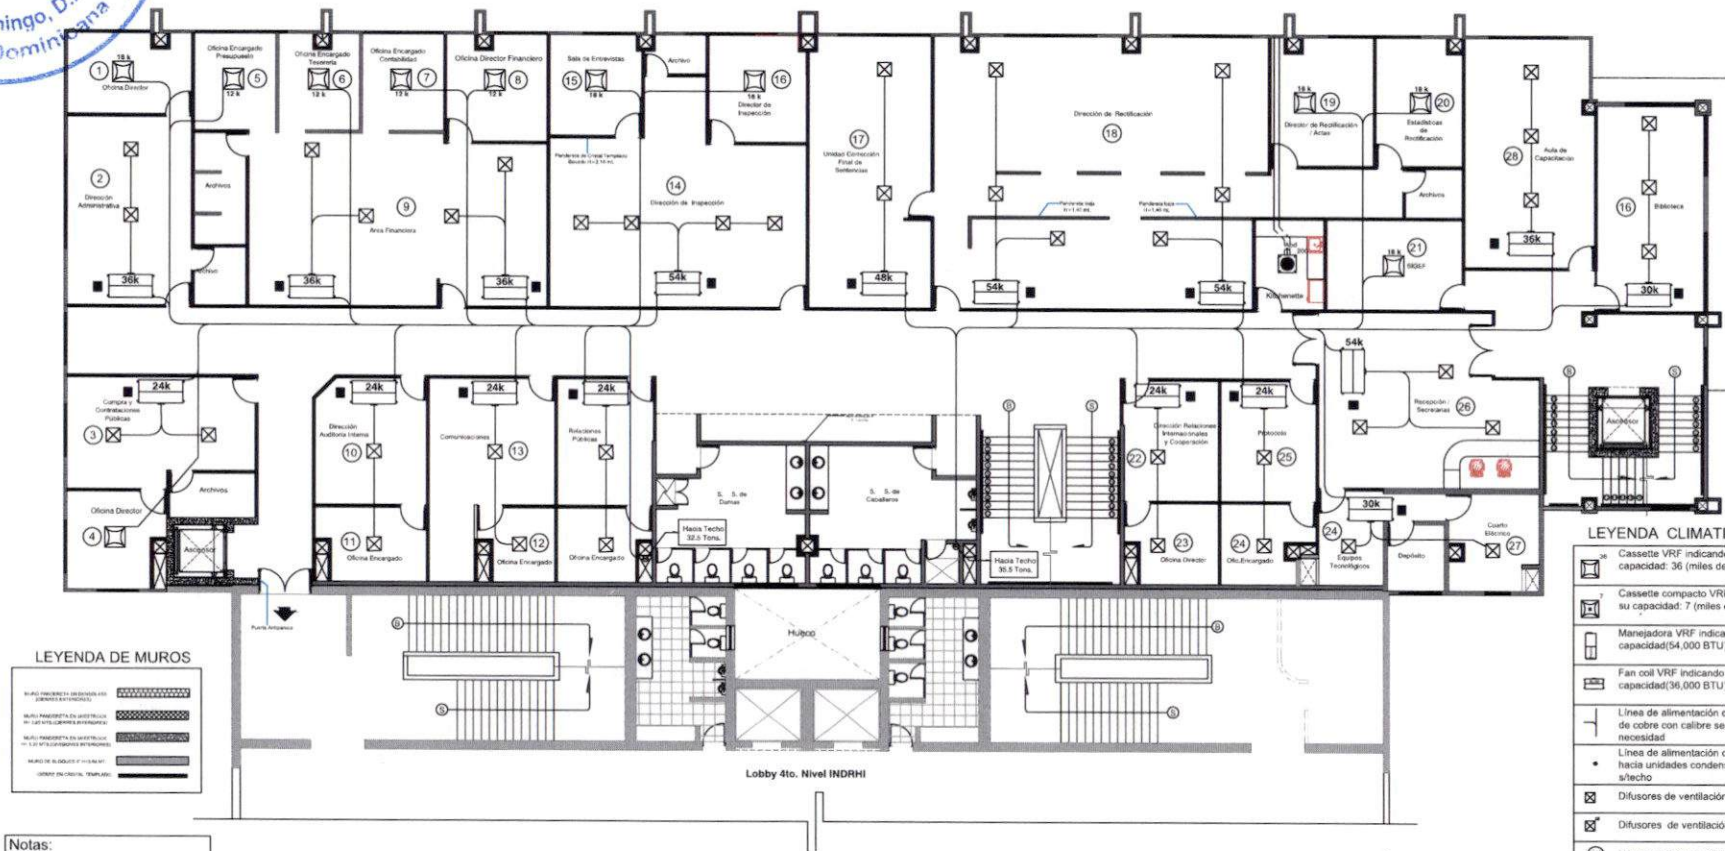

Notas:

- Las celdas numeradas correspondientes se relacionan en el fondo del S.O. pila en los lugares que indique el TSE.
- La forma de alimentación eléctrica para cada dispositivo estará a una distancia máxima de 20 pies.
- Las notaciones Cto. N-1, Cto. N-2, Cto. S-1 y Cto. S-2 se refieren a los circuitos de refrigeración, uno por cada unidad condensa.
- Las tuberías del sistema de riego de las áreas 42, 47, 48, 49, 50 y 51 tienen válvulas de seguridad en cada unidad.

PLANTA ARQUITECTONICA PROPUESTA 4TO. NIVEL

TSE

LEYENDA CLIMATIZACION

- Cassette VRF indicando su capacidad: 36 (miles de BTU)
- Cassette compacto VRF indicando su capacidad: 7 (miles de BTU)
- Manejadora VRF indicando su capacidad: 54,000 BTU
- Fan coil VRF indicando su capacidad: 36,000 BTU
- Línea de alimentación de refrigerante de cobre con calibre según necesidad
- Línea de alimentación de refrigerante hacia unidades condensadoras s/techo
- Difusores de ventilación 10"x10"
- Difusores de ventilación 12"x12"
- Número del área a climatizar
- Ductería de ventilación
- Manga flexible
- Ducto de descarga de extractor de techo hacia baño de caballeros
- Extractor de Techo de 200 CFM
- Rejilla de Retorno

ESCALA GRAFICA
0 1 2 3 4 5 6 7 8 9 10



TRIBUNAL SUPERIOR ELECTORAL
REPUBLICA DOMINICANA

PROYECTO:
AMPLIACION OFICINAS
TRIBUNAL SUPERIOR ELECTORAL

UBICACION:
CENTRO DE LOS HEROES,
Santo Domingo, D.N.

PROPIETARIO:
TRIBUNAL SUPERIOR ELECTORAL
Ygnacio Pascual Camacho Hidalgo
Magistrado Presidente TSE

COORDINADORES:
Arquitectura:
Arq. Juan Damián Romero Peña/CODIA 11677
Ingeniería:
Ing. Antonio Rhadamés Matos G./CODIA 5623
Licitación:
Ing. José Augusto Cabrera J./CODIA 1880

DISEÑO ARQUITECTONICO:
Arq. J. Damián Romero P.
CODIA: 11677

DISEÑO ESTRUCTURAL:
Ing. Martín Arias
CODIA: 27269

DISEÑO ELECTRICO:
Ing. J. Ramón Romero P.
CODIA: 11673

DISEÑO SANITARIO:
Ing. Ignacio Leonardo
CODIA: 24080

Digitación CAD:
Arq. J. Damián Romero P.


CONTENIDO:
PLANTA ARO. AIREA ACOND.
3ER. NIVEL SISTEMA VRF

ESCALA:
1:125
FECHA:
Abril 2023

PAGINA NO.
A-00
0/00



AMPLIACION TRIBUNAL SUPERIOR ELECTORAL/ INSTITUTO NACIONAL DE RECURSOS HIDRAULICOS

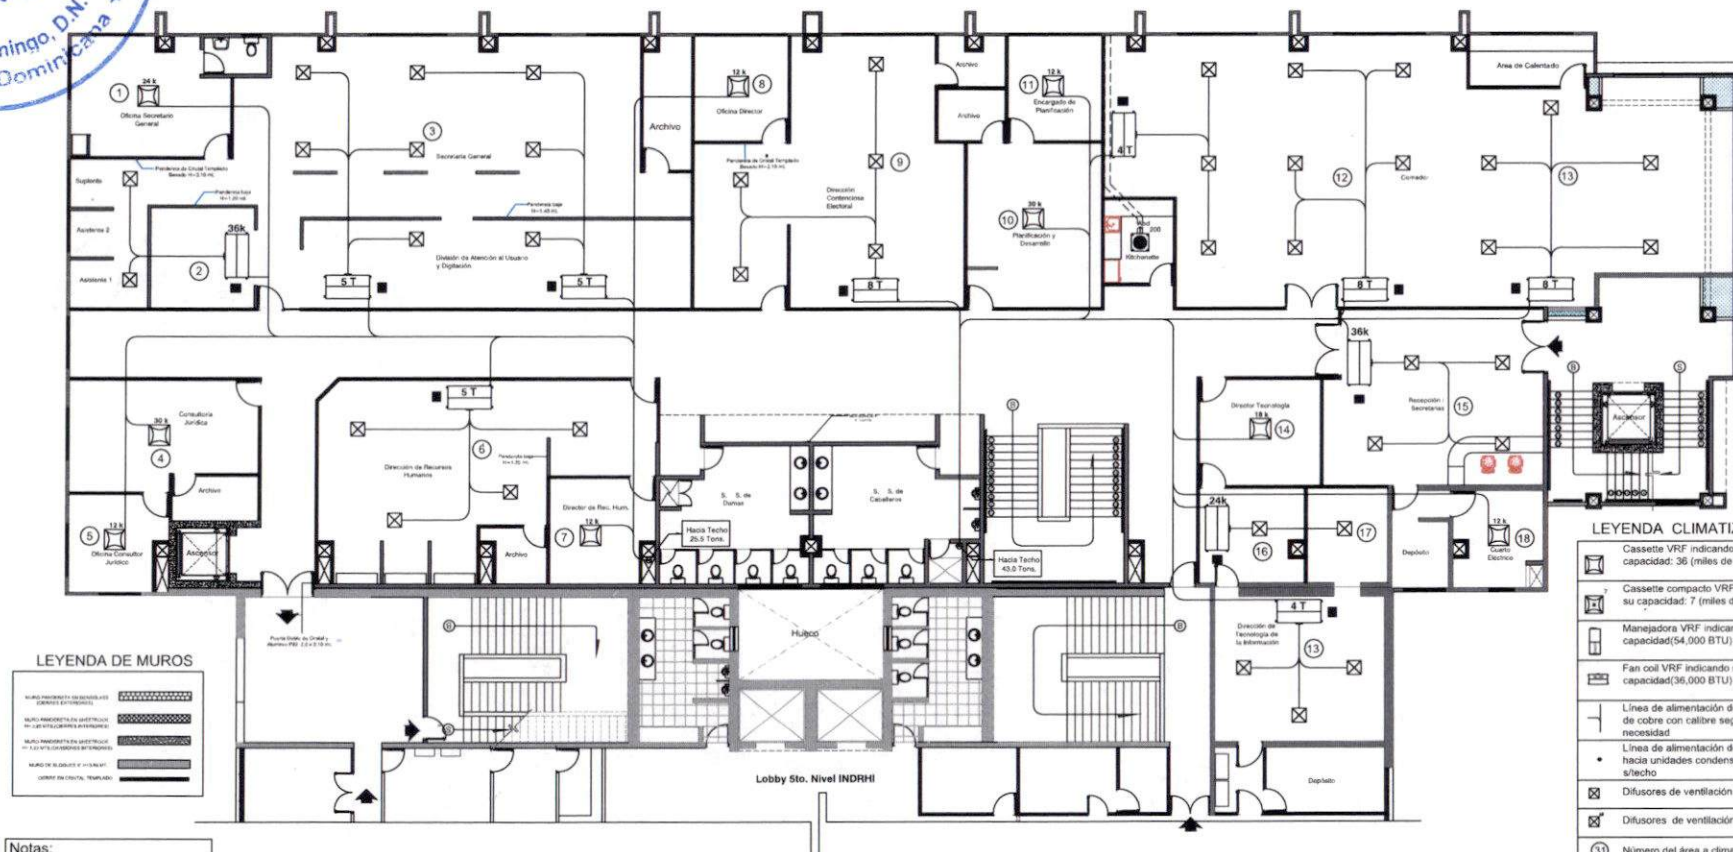

Notas:

1. Las cuatro unidades constructivas se ubicarán en el tocho del 5to. piso en los lugares que indique el TSE.
2. La red de alimentación eléctrica para cada dispositivo estará a una distancia máxima de 50 cm.
3. Las notaciones C01, N-1, C01, N-2, C01, S-1 y C01, S-2 se refieren a los circuitos de refrigeración, uno por cada unidad constructiva.
4. Las tablas del sistema de riego de las áreas 40, 47, 48, 49, 50 y 51 tienen roturas de seguridad en cada extremo.

PLANTA ARQUITECTONICA PROPUESTA 5TO. NIVEL

TSE



TRIBUNAL SUPERIOR ELECTORAL
REPUBLICA DOMINICANA

PROYECTO:
AMPLIACION OFICINAS
TRIBUNAL SUPERIOR ELECTORAL

UBICACION:
CENTRO DE LOS HEROES,
Santo Domingo, D.N.

PROPIETARIO:
TRIBUNAL SUPERIOR ELECTORAL

Ygnacio Pascual Camacho Hidalgo
Magistrado Presidente TSE

COORDINADORES:
Arquitectura:

Arq. Juan Damián Romero Peña/CODIA 11677

Ingeniería:

Ing. Antonio Rhadamés Matos G./CODIA 5823

Licitación:

Ing. José Augusto Cabrera J./CODIA 5850

DISEÑO ARQUITECTONICO:

Arq. J. Damián Romero P.
CODIA: 11677

DISEÑO ESTRUCTURAL:

Ing. Martín Arias
CODIA: 27269

DISEÑO ELECTRICO:

Ing. J. Ramón Romero P.
CODIA: 11673

DISEÑO SANITARIO:

Ing. Ignacio Leonardo
CODIA: 24080

Digitación CAD:

Arq. J. Damián Romero P.

CONTENIDO:

PLANTA ARO. AIRE ACOND.
3ER. NIVEL SISTEMA VRF

ESCALA:

1:125

FECHA

Abril 2023

PAGINA
NO.

A-00

0/00

LEYENDA CLIMATIZACION

- Cassette VRF indicando su capacidad: 36 (miles de BTU)
- Cassette compacto VRF indicando su capacidad: 7 (miles de BTU)
- Manejadora VRF indicando su capacidad(54,000 BTU)
- Fan coil VRF indicando su capacidad(36,000 BTU)
- Línea de alimentación de refrigerante de cobre con calibre según necesidad
- Línea de alimentación de refrigerante hacia unidades condensadoras s/techo
- Difusores de ventilación 10"x10"
- Difusores de ventilación 12"x12"
- Número del área a climatizar
- Ductería de ventilación
- Manga flexible
- Ducto de descarga de extractor de techo hacia baño de caballeros
- Extractor de Techo de 200 CFM
- Rejilla de Retorno

ESCALA GRAFICA

